

Uwaga: W miejscach z dużą ilością uzbrojenia podziemnego należy wykonać próbne przekopy poprzeczne w celu dokładnego usytuowania przewodów i ewentualnej korekty tras projektowanych sieci lub dokonania specjalnych zabezpieczeń przewodów, w przypadku zbyt bliskich odległości między nimi niezgodnych z przepisami.


Oznaczenia:

S1 nazwa węzła

Ho zagłębienie dna kanału


Uwaga:

- * Wartość rzędnej oraz głębokość osi istniejącej instalacji (np. eNN, gł.osi=0,50-0,8m) podano w przybliżeniu.
- * Spięcia z istniejącą siecią oraz spadki projektowanych sieci dostosować w trakcie realizacji.
- * Studzienki z kręgów betonowych dn1200
- * Rzędność wjazdu studni dostosować do projektowanej nawierzchni


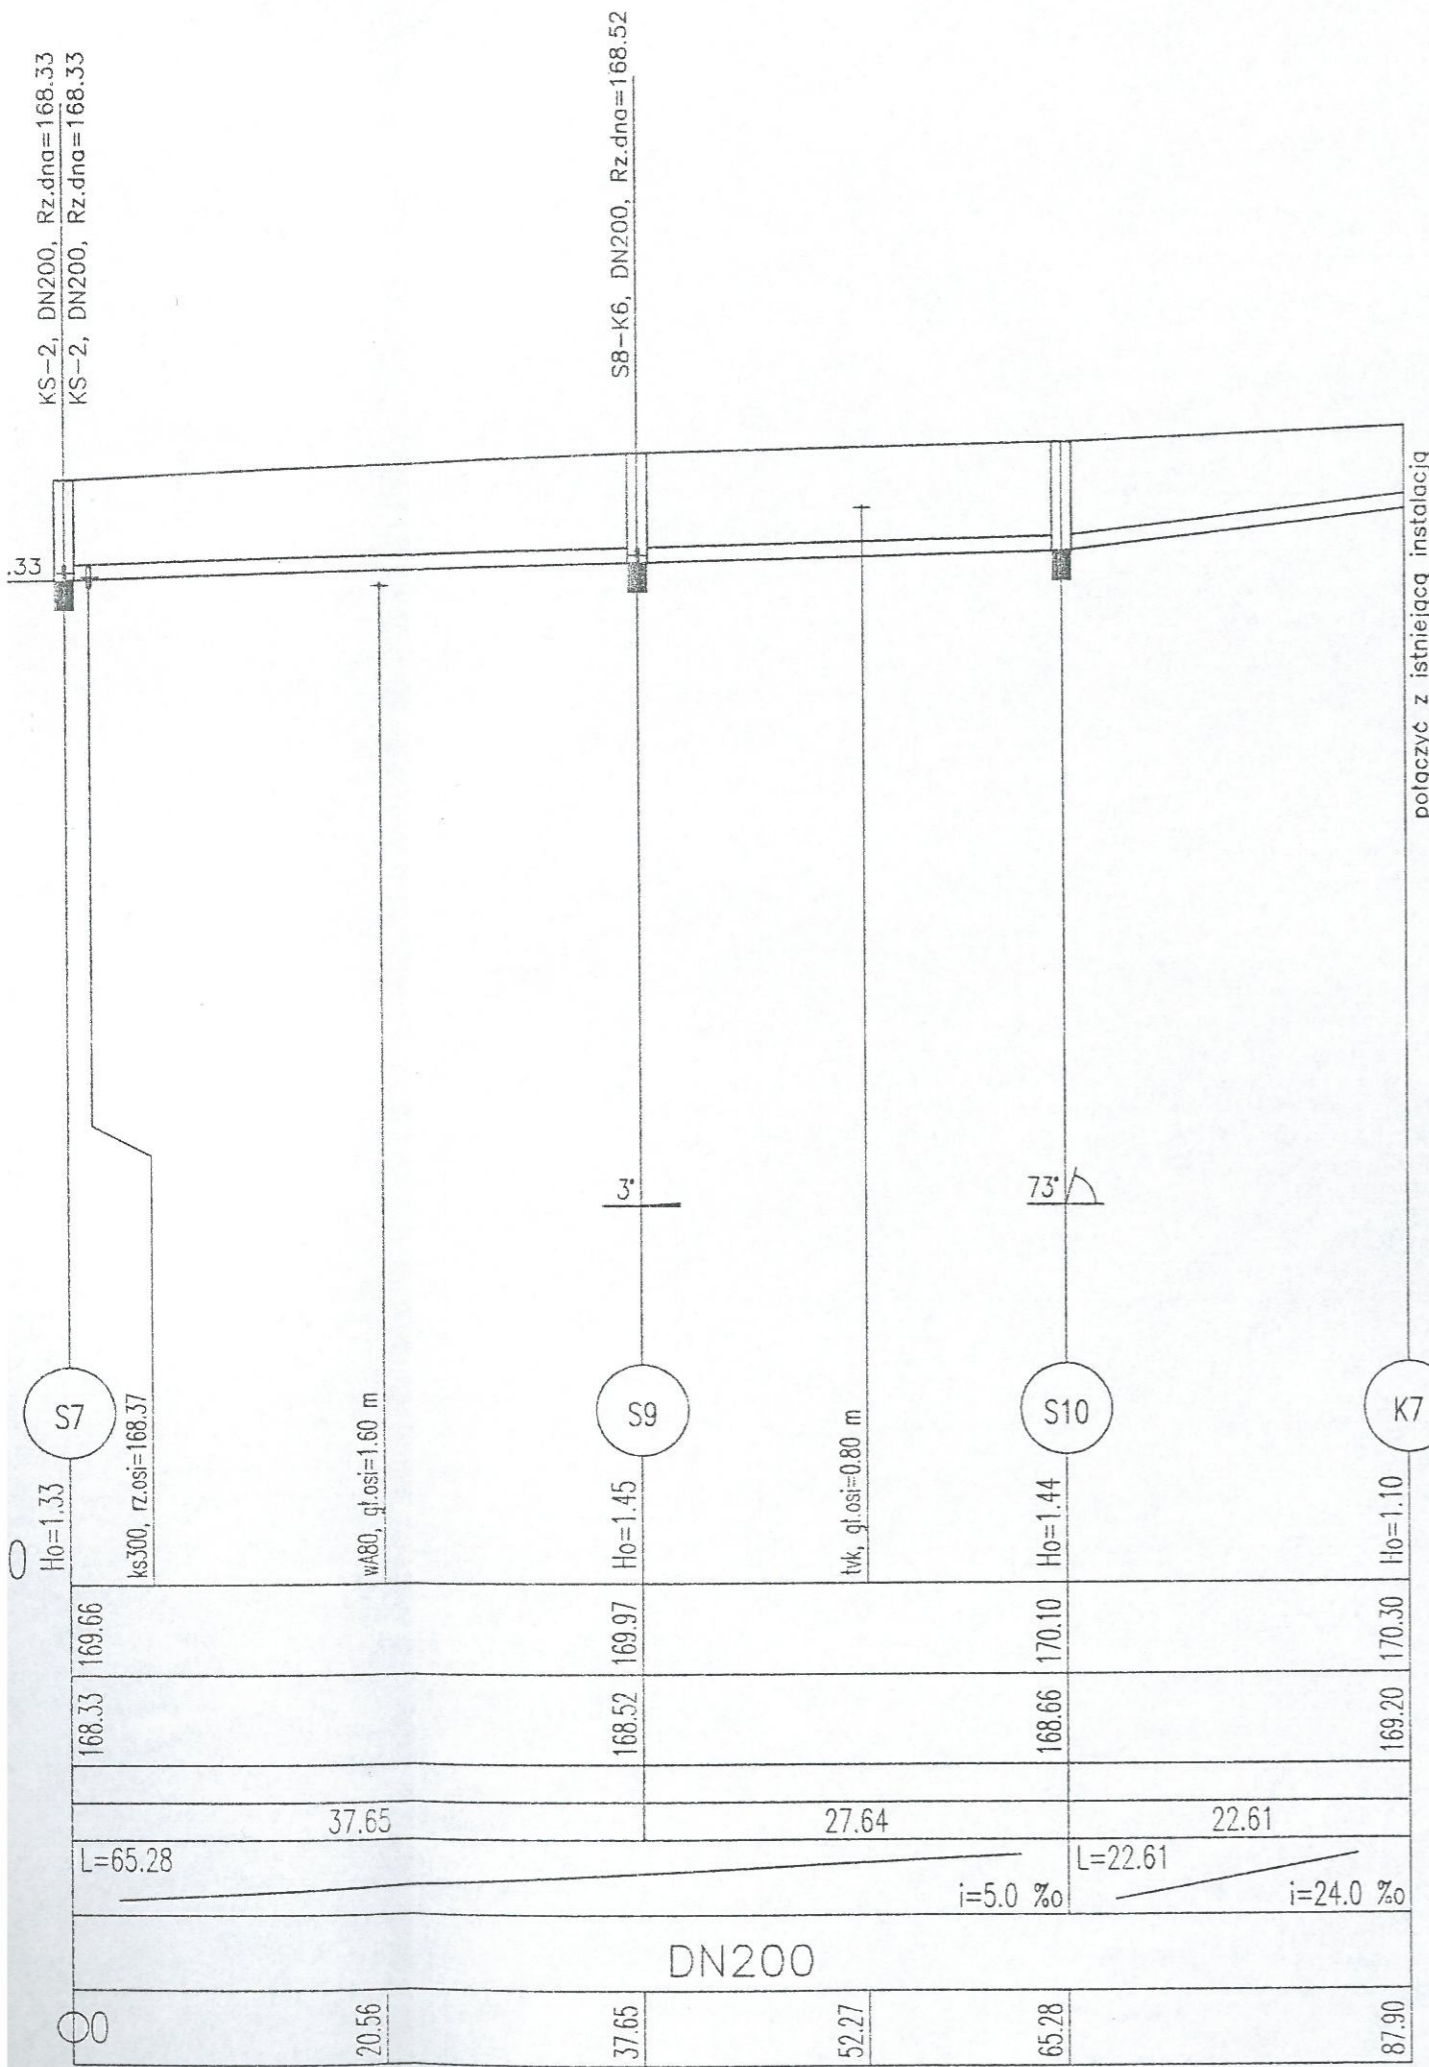


S8-K6
Podziałka 1:100/500

P.p.=155.00

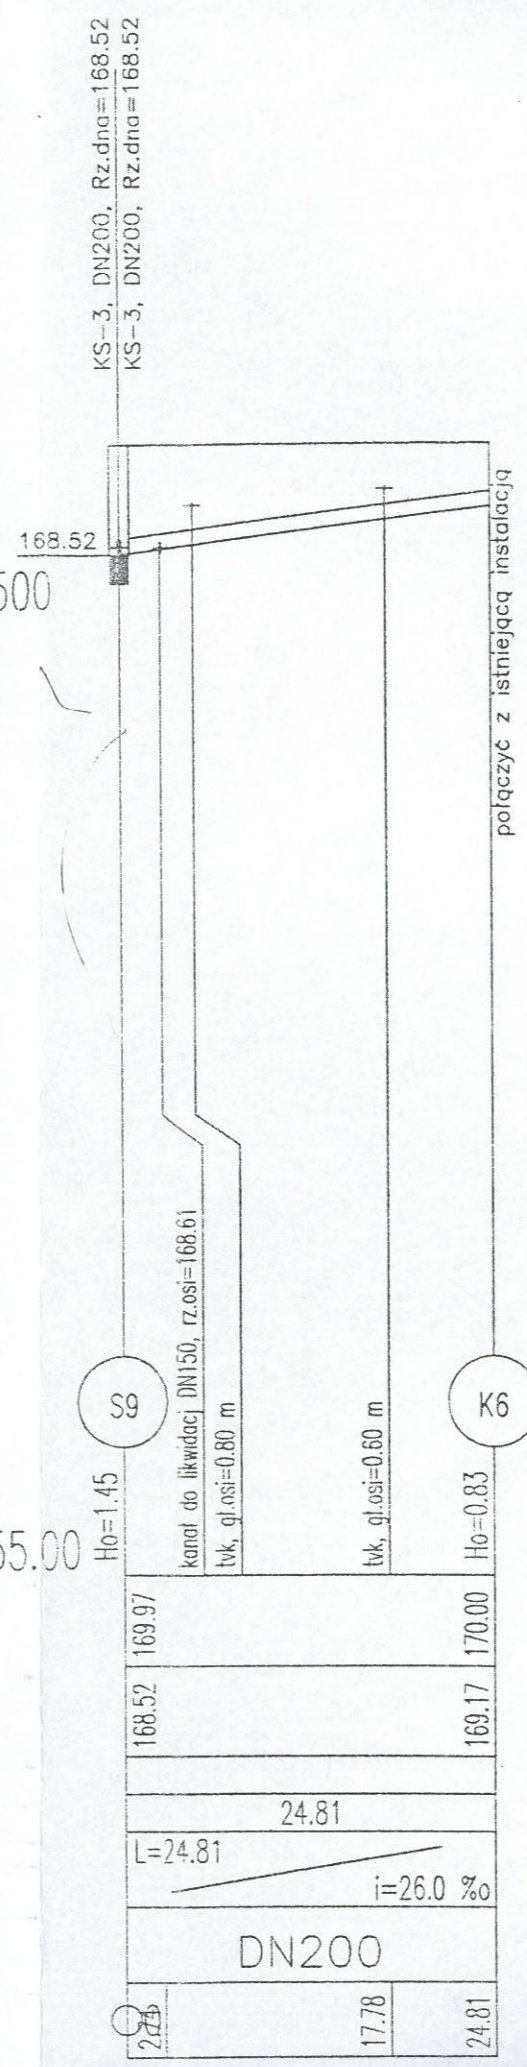

 Profil kanału KS-2
KS-3 z przykanalikami
Podziałka 1:100/500
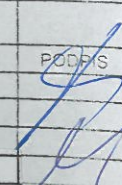
| | | | |
|---|---------------------|-----------|---|
|  <p>SOBCZAK PROJEKT Jerzy Sobczak PROJEKTOWANIE SIECI I INSTALACJI SANITARNYCH (gaz, wod-kan., co, c.w.u.) 45-015 Opole, Rynek 11 c/6, tel. 077/454-52-53 NIP: 754-110-54-00 REGON: 530560200</p> | | | NR.RYS. |
| <p>BUDOWA KANALIZACJI SANITARNEJ I DESZCZOWEJ INWESTOR - WODOCIĄGI KĘPIŃSKIE SP.Z.O.O. ADRES INWESTYCJI : Krażkowy-Baranów</p> | | | 4/8 |
| <p>PRZEDMIOT OPRACOWANIA: Profil kanału KS-1 z przykanalikami</p> | | | SKALA: 1:100/500 |
| STANOWISKO | PROJEKTANT | NR.UPR. |  |
| BRANŻA | SANITARNA | | |
| NAZWISKO | Jerzy Sobczak | 113/91/OP | |
| NAZWISKO | Zbigniew Kośniewski | 205/88/Op | |