


K3 X = 5584704.30 Y = 3798162.57
 K4 X = 5584837.00 Y = 3798128.01
 K5 X = 5584823.05 Y = 3798131.03
 K6 X = 5584816.20 Y = 3798070.03
 K7 X = 5584821.15 Y = 3798080.91
 K8 X = 5584724.30 Y = 3798151.03
 D1 X = 5584700.46 Y = 3798153.53
 D1 X = 5584710.45 Y = 3798153.67
 D2 X = 5584780.42 Y = 3798155.53
 D3 X = 5584835.37 Y = 3798158.28

STAROSTWO I WIATOWE
 W KĘPNE
 ul. Kościuski 5
 63-500 Pogoń
 tel. 52 782-89-00
 fax 62 782-89-01

Lokalizacja studziń: wpustów deszczowych dostarczonych do projektowanej kanalizacji
 P.K.P. Energetyka
 Oddział w Warszawie
 Dystrybucja Energii Elektrycznej
 Staropolski Rejon Dystrybucji
 63-400 Ostrów Wielkopolski, ul. Spichrzowa 11

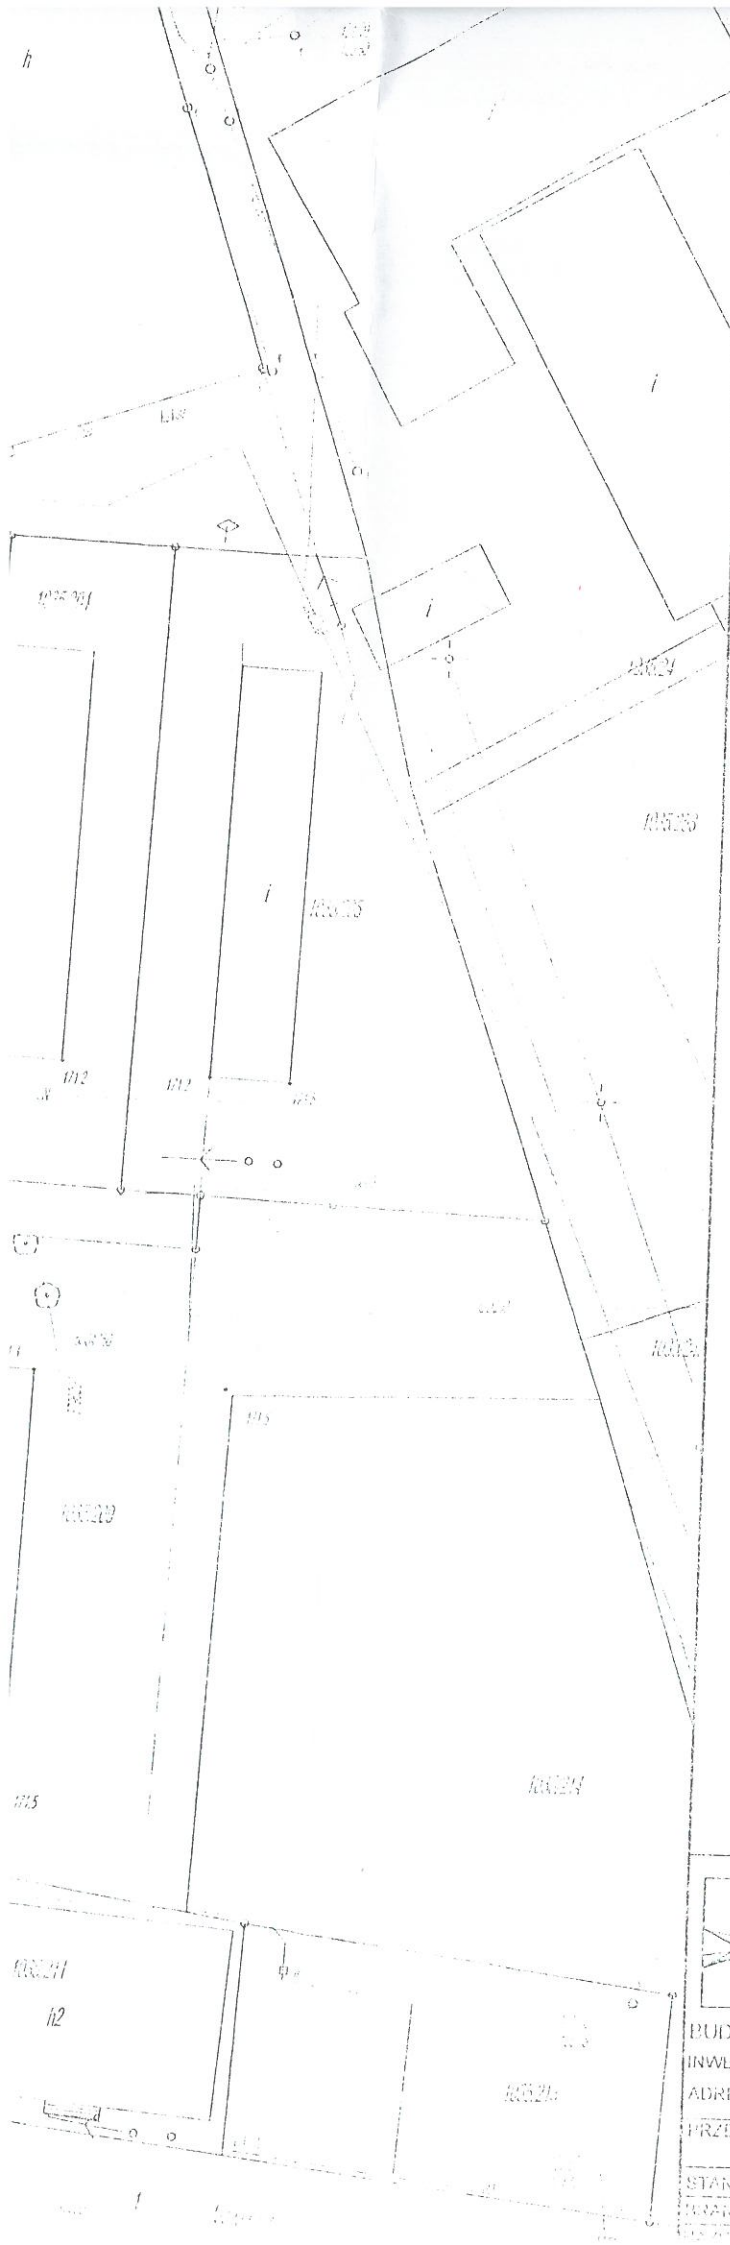

Linia 500-15kV
 Wyniad branżowy za gisnem
 ED-ERD7A-5501/30/2012
 z dnia 09.08.2012

R. J. A.
 Krzysztof Marek

○ kanalizacja sanitarna
 ○ kanalizacja deszczowa

Zgodność kopii z oryginałem

dnia... *20.08.12*
 mgr inż. Jerzy Sobczak
 PROJEKTANT
 Upr. bud. § ust. 2 § 7 § 1
 ust. 1 pkt. 4 lit. a, b
 Nr ew. 113/91/OP

SOBCZAK PROJEKT
 Jerzy Sobczak
 PRACOWNIA PROJEKTOWA I INŻYNIERSKA
 (gł. wst. kan. i inż. elek.)
 63-015 Opole Rybn. 11 ul. tel. 42 724 51 33
 tel. 71 4 110 54 00

BUDOWA KANALIZACJI SANITARNEJ I DESZCZOWEJ
 INWELTOR - WODOCIĄGI KĘPIŃSKIE SP. Z O.O.
 ADRES INWESTYCJI, Krątkowy-Łanów
 PRZEDMIOT OPRACOWANIA:
 Projekt zagospodarowania terenu

STAROWISKO	PROJEKTANT	NR UPR.	SKALA
WARZA	SARNAKIA		1:500
			PODPIS

NR UPR. 113/91/OP
 SKALA 1:500
 PODPIS