


RZUT PRZYZIEMIA

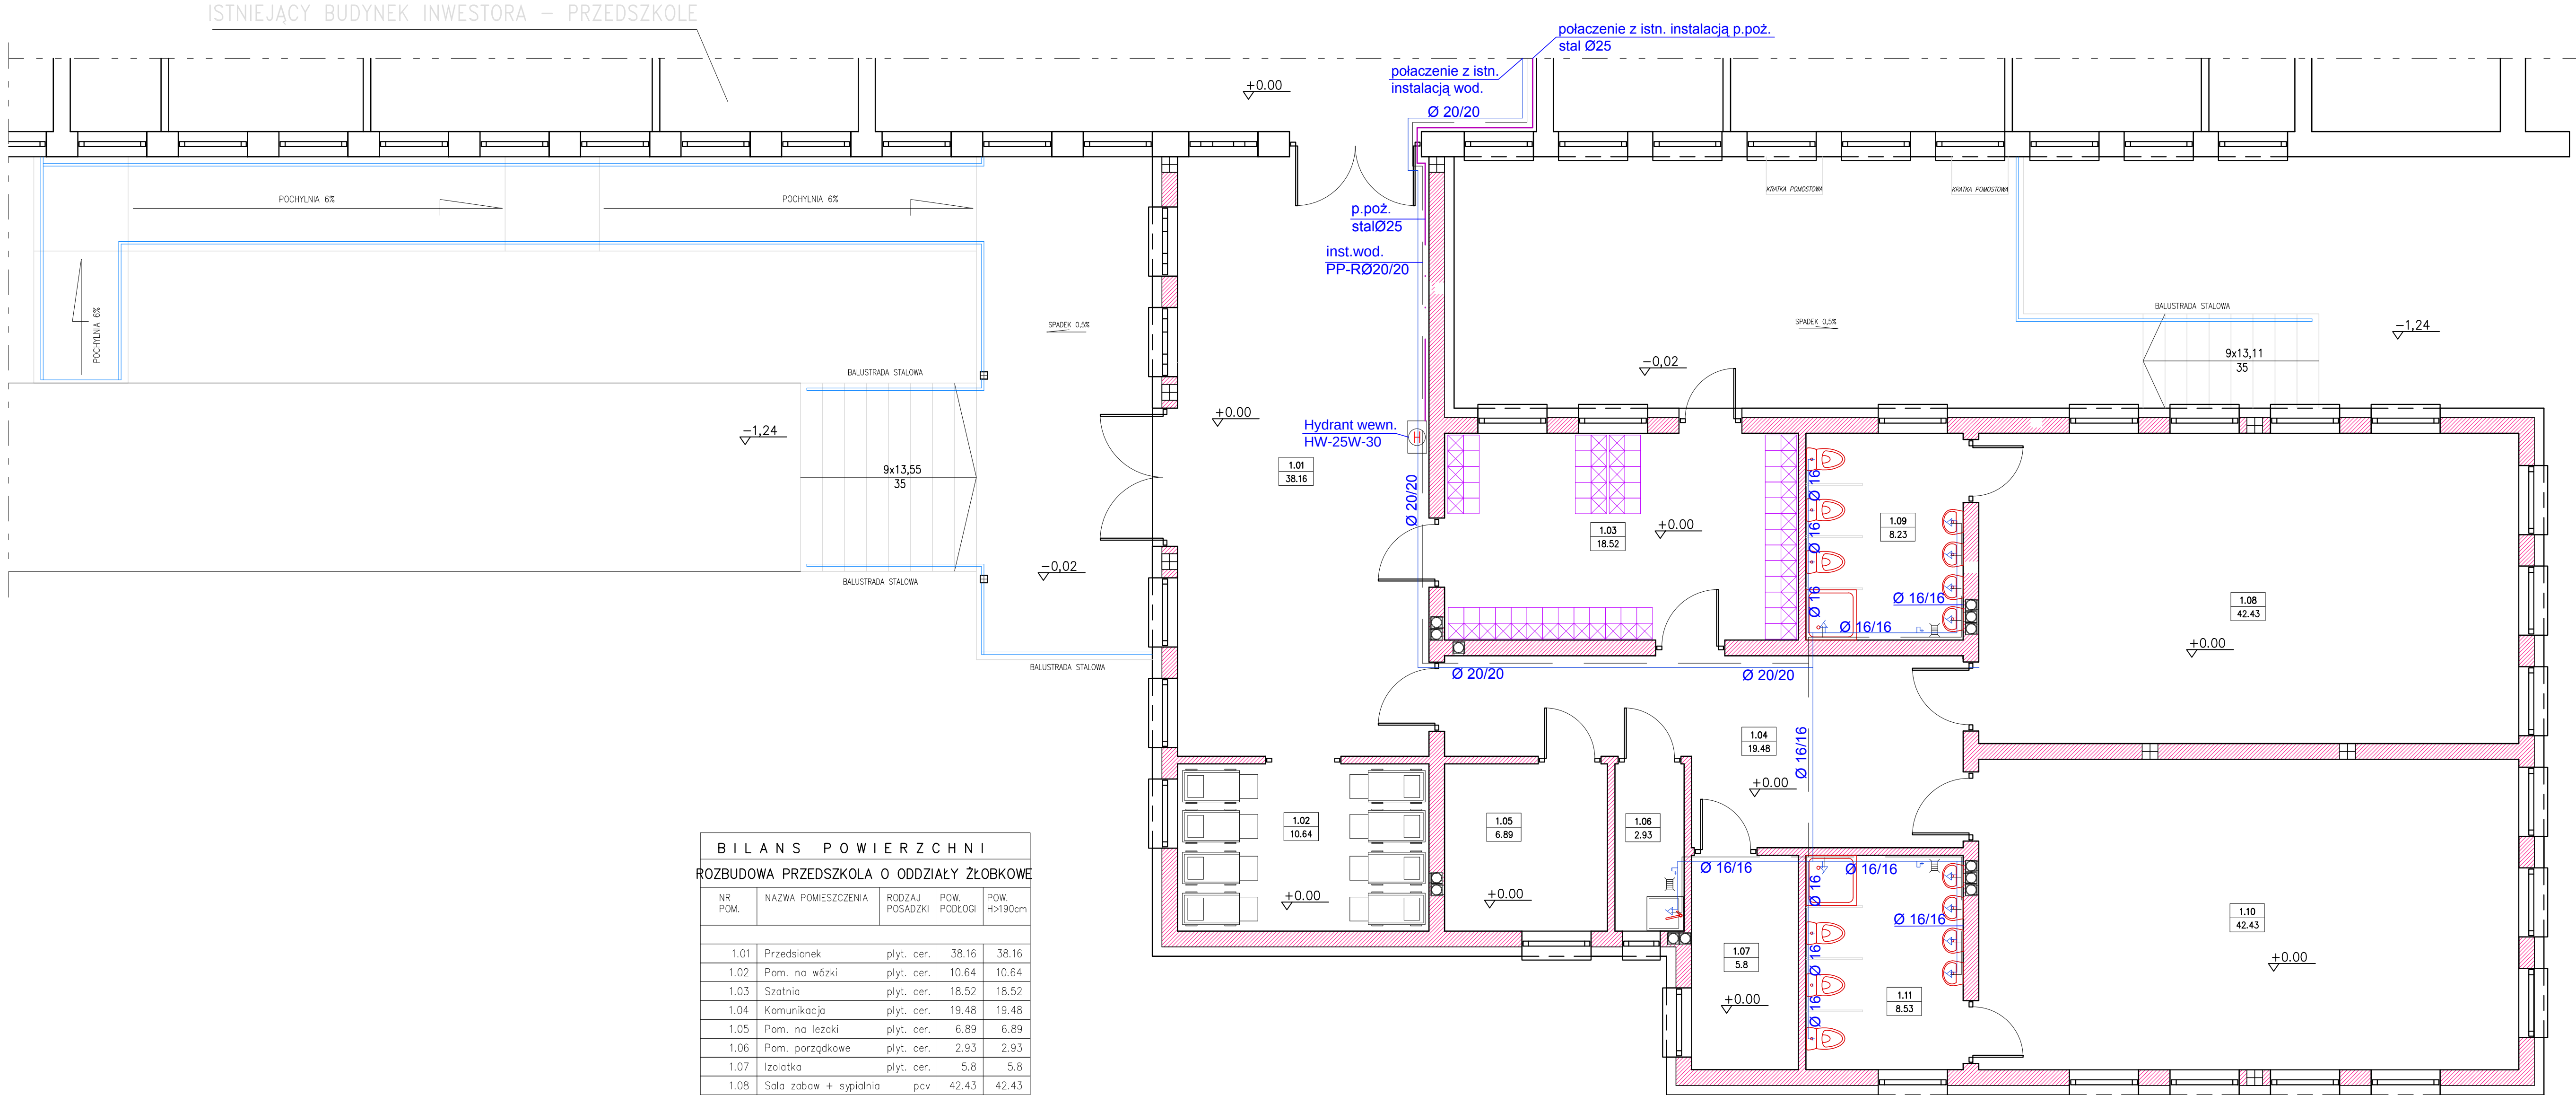

B I L A N S P O W I E R Z C H N I				
ROZBUDOWA PRZEDSZKOLA O ODDZIAŁY ŻŁOBKOWE				
NR POM.	NAZWA POMIESZCZENIA	ROZDZIAŁ POSAZDKI	POW. PŁODKOGI	POW. H=190
1.01	Przedsiенок	plyt. cer.	38.16	38.16
1.02	Pom. na wózki	plyt. cer.	10.64	10.64
1.03	Szporna	plyt. cer.	18.52	18.52
1.04	Komunikacja	plyt. cer.	19.48	19.48
1.05	Pom. na lezaki	plyt. cer.	6.89	6.89
1.06	Pom. przegodkowe	plyt. cer.	2.93	2.93
1.07	Izolacja	plyt. cer.	5.8	5.8
1.08	Sala zabaw + spialnia	pcv	42.43	42.43
1.09	Łazienka	plyt. cer.	8.23	8.23
1.10	Sala zabaw + spialnia	p.c.v.	42.43	42.43
1.11	Łazienka	plyt. cer.	8.53	8.53
OGÓŁEM SUMA POWIERZCHNI			204.04	204.04
POW. ZABUDOWY NETTO			243,07m2	
POW. ZABUDOWY BRUTTO			242,28m2	

LEGENDA:

- - proj. instalacja wody zimnej
- - proj. instalacja wody ciepłej

UWAGI

- Instalacje wodoc. - zaprojektowano rury i złączki w systemie PP-R FUSIO THERM

Rozbudowa budynku Przedszkola Samorządowego nr 2 w Kępnie o oddziały zlożkowe			Rysunek nr 1.
INWESTOR:	Gmina Kępno ul. Ratuszowa 1, 63-600 Kępno	DATA: sierpień 2011 rok	
ADRES BUDOWY:	ul. k. P. Wawrzyniaków 40, 63-600 Kępno dz. nr ewid. 166/1; 195/2	SKALA 1:50 BRANŻA: sanitarna	
TYTUŁ RYS.	Wewnętrzna instalacja wodociągowa rzut parteru		
FUNKCJA	IMIE I NAZWISKO	NUMER UPRAWNIEN	PODPIS
PROJEKTANT	mgr inż. Maciej Sembercki	UAN 8386/58/90	
Opracował:	mgr inż. Agnieszka Fronia		