


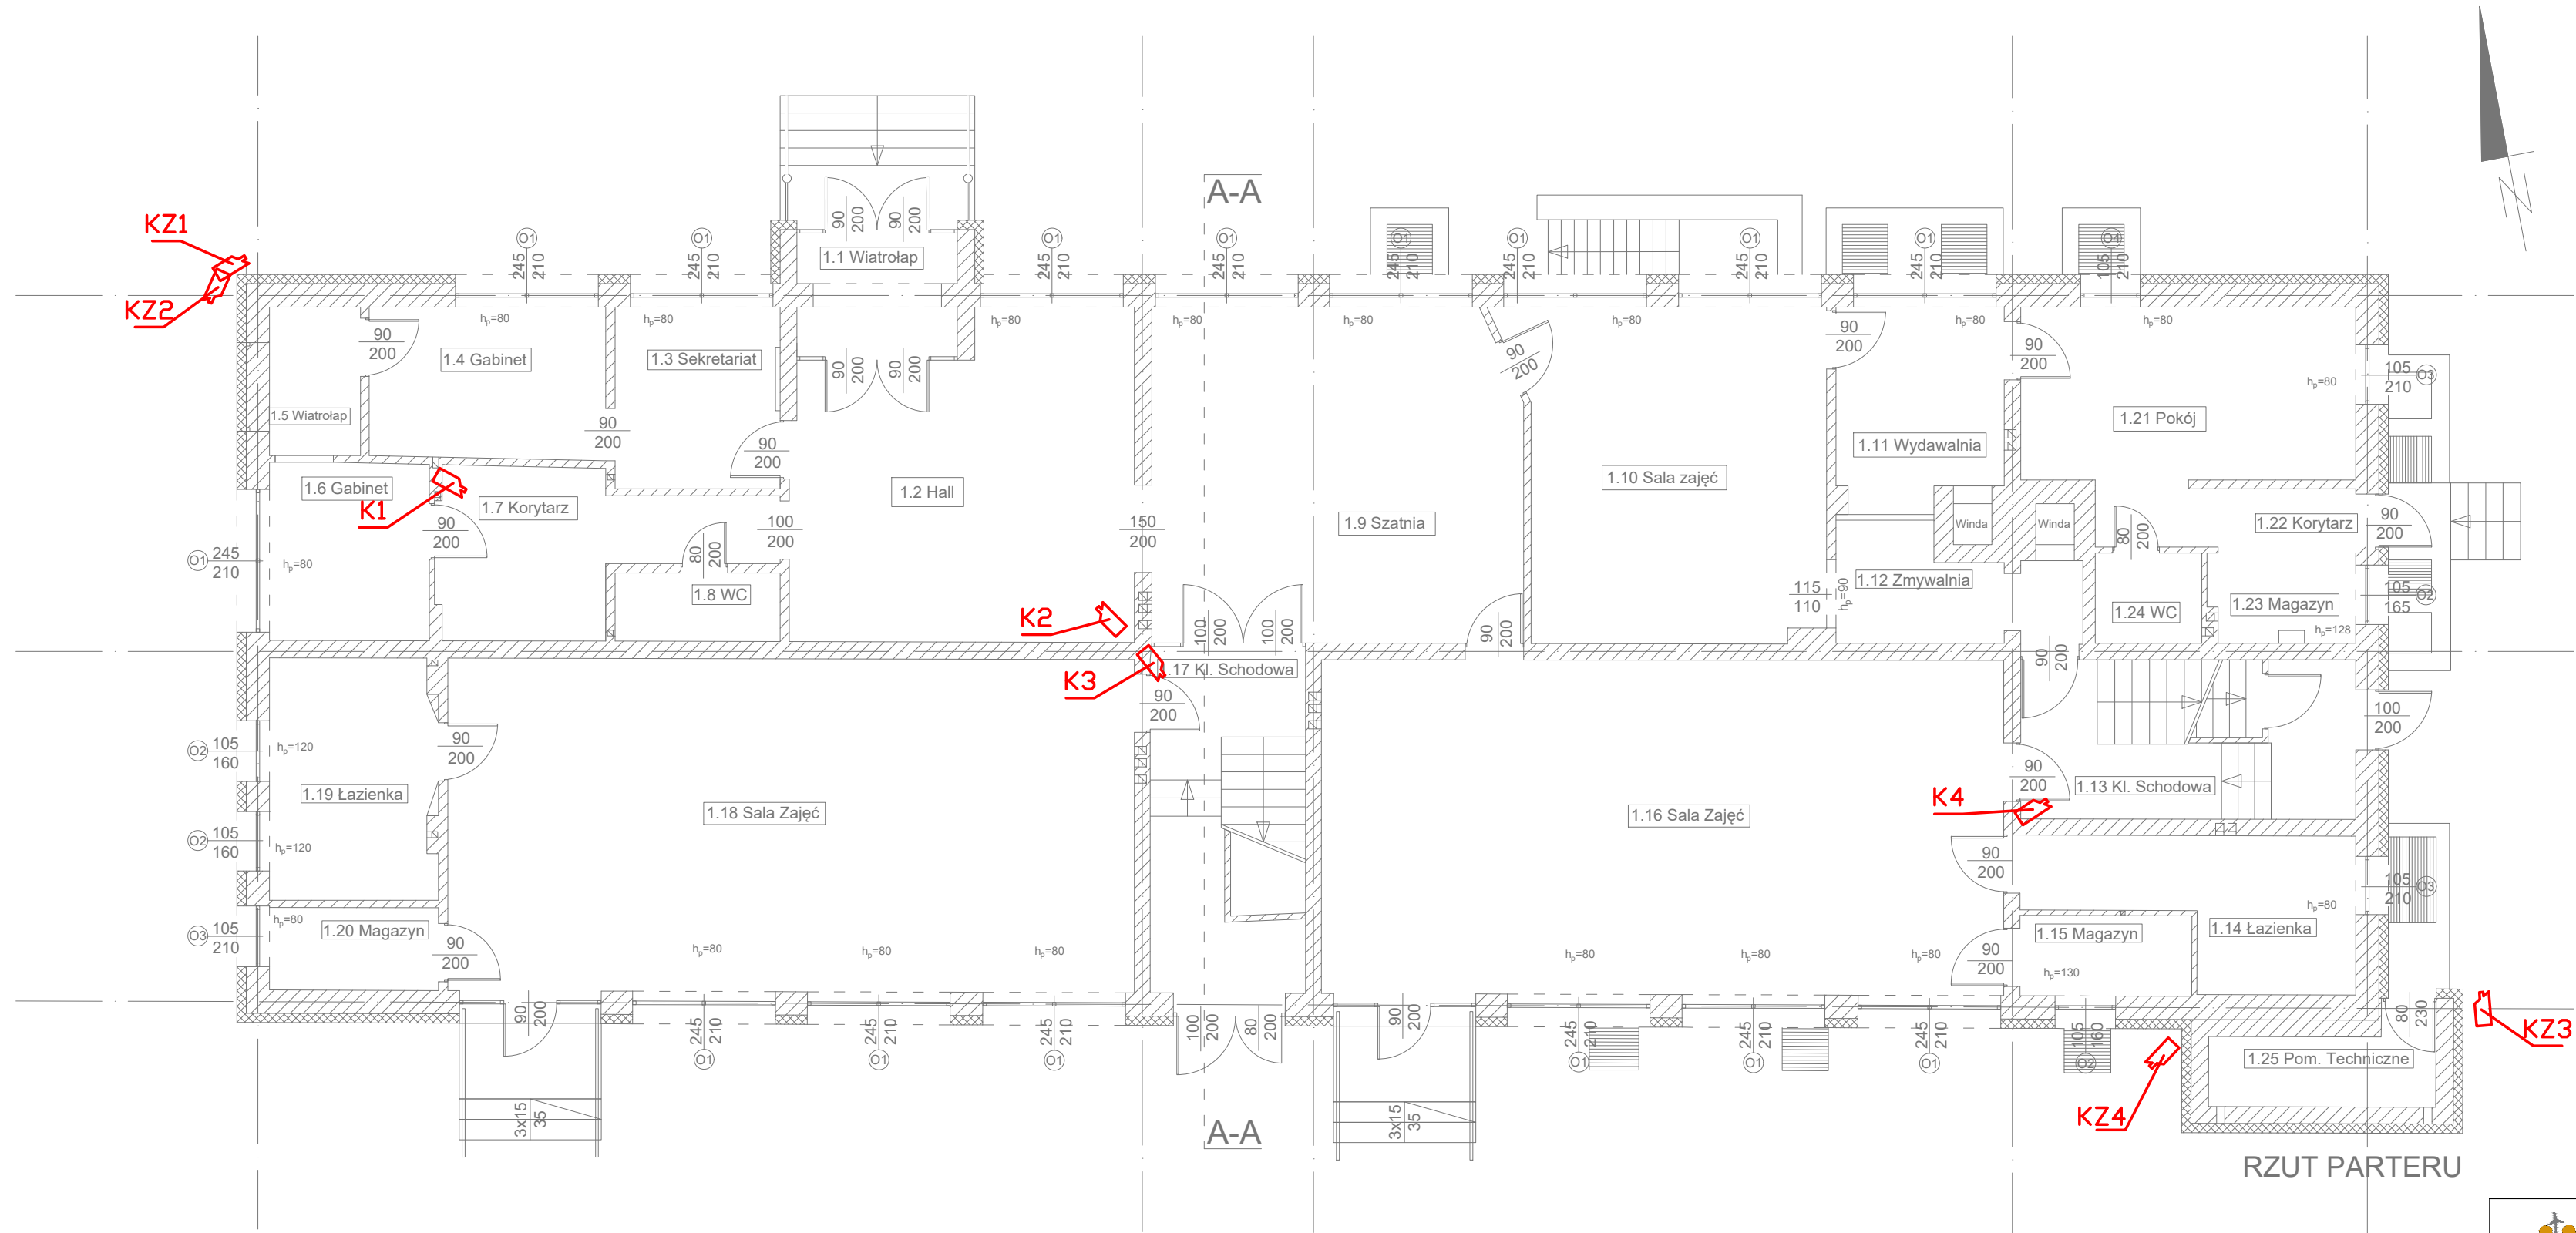

➤ KAMERA ZEW. CCTV - KZ1 - KZ4
➤ KAMERA WEW. CCTV - K1 - K9



DASTORE

DORADZTWO I PROJEKTOWANIE

Dastore Sp. z o.o.: ul. Kosciuszki 13A, 63-400 Ostrow Wielkopolski; tel. 600 078 580; e-mail: biuro@dastore.pl; www: www.dastore.pl

REGON: 36532908 NIP: 622 279 65 28

INSTALACJE ELEKTRYCZNE

RZUT PARTERU - INSTALACJA CCTV

Projekt:	"Termomodernizacja Przedszkola Samorządowego Nr 5 w Kępnie"		
Zadanie:	"Termomodernizacja dla budynku Przedszkola Samorządowego Nr 5 w Kępnie i Szkoły Podstawowej w Mikorzyńcu"		
Inwestor:	GMINA KĘPNO ul. Ratuszowa 1, 63-600 Kępno		
Adres inwestycji:	działka nr 1654/64, j.e. 300803_4 Kępno - miasto, o.e. 0001 MIASTO KĘPNO, Osiedle 700-Lecia 9, 63-600 Kępno		
Zespół projektowy:	Projektant br. elektrycznej	inż. Henryk Domagała upr. nr 466/89/UW	
	Sprawdzający br. elektrycznej	mgr inż. Grzegorz Szurgut upr. nr 202/DOS/15	
	Opracowanie br. elektrycznej	mgr inż. Marcin Domagała	
Skala: 1:100	Faza projektu: projekt budowlany	Data opracowania: listopad 2019	Nr rys. E-17
Projekt chroniony ustawą o prawach autorskich. Wszelkie prawa zastrzeżone.			Wersja: